


Zestawienie przepompowni ścieków Pz1 w zbiorniku polimerobetonowym

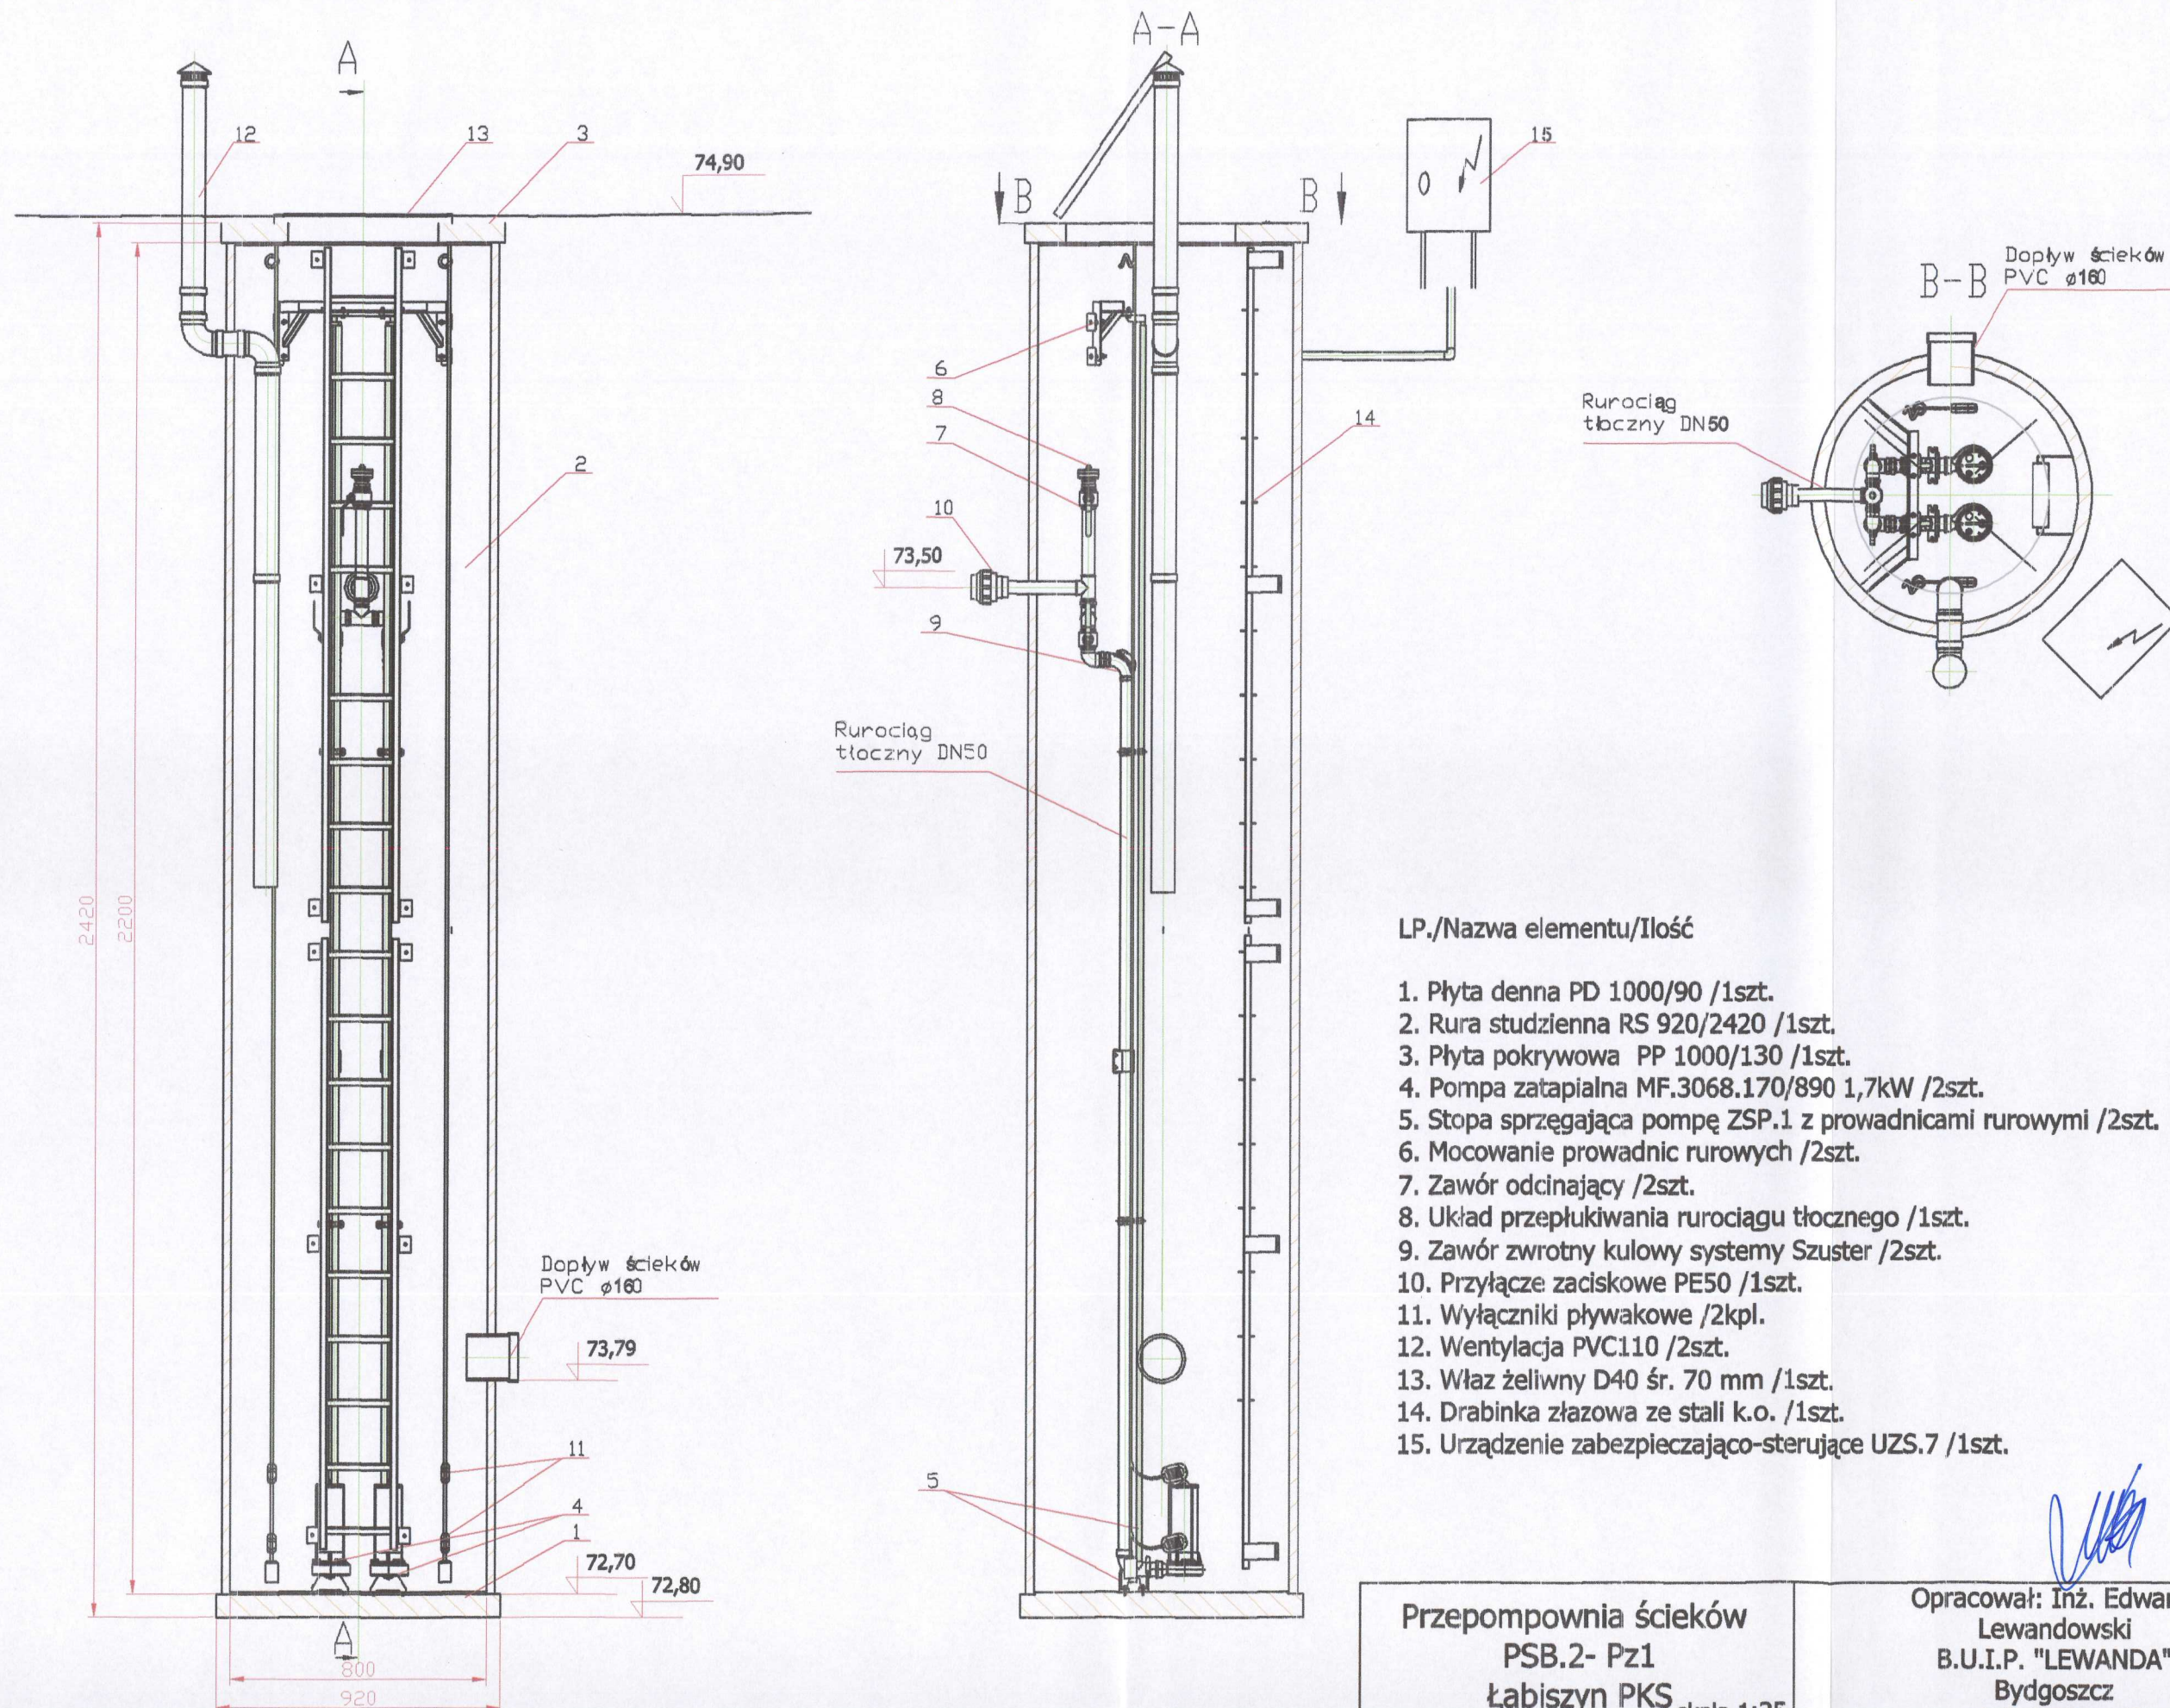

LP./Nazwa elementu/Ilość

1. Płyta denna PD 1000/90 /1szt.
2. Rura studzienna RS 920/2420 /1szt.
3. Płyta pokrywowa PP 1000/130 /1szt.
4. Pompa zatapialna MF.3068.170/890 1,7kW /2szt.
5. Stopa sprzęgająca pompę ZSP.1 z przewodnicami rurowymi /2szt.
6. Mocowanie przewodnic rurowych /2szt.
7. Zawór odcinający /2szt.
8. Układ przepłukiwania rurociągu tłocznego /1szt.
9. Zawór zwrotny kulowy systemu Szuster /2szt.
10. Przyłącze zaciskowe PE50 /1szt.
11. Wyłączniki pływakowe /2kpl.
12. Wentylacja PVC110 /2szt.
13. Właz żeliwny D40 śr. 70 mm /1szt.
14. Drabinka szalowa ze stali k.o. /1szt.
15. Urządzenie zabezpieczająco-sterujące UZS.7 /1szt.

Przepompownia ścieków
PSB.2- Pz1
Łabiszyn PKS
skala 1:25

Opracował: Inż. Edward
Lewandowski
B.U.I.P. "LEWANDA"
Bydgoszcz
ul. Boleniowa 3