


PRZĘKRÓJ A : A

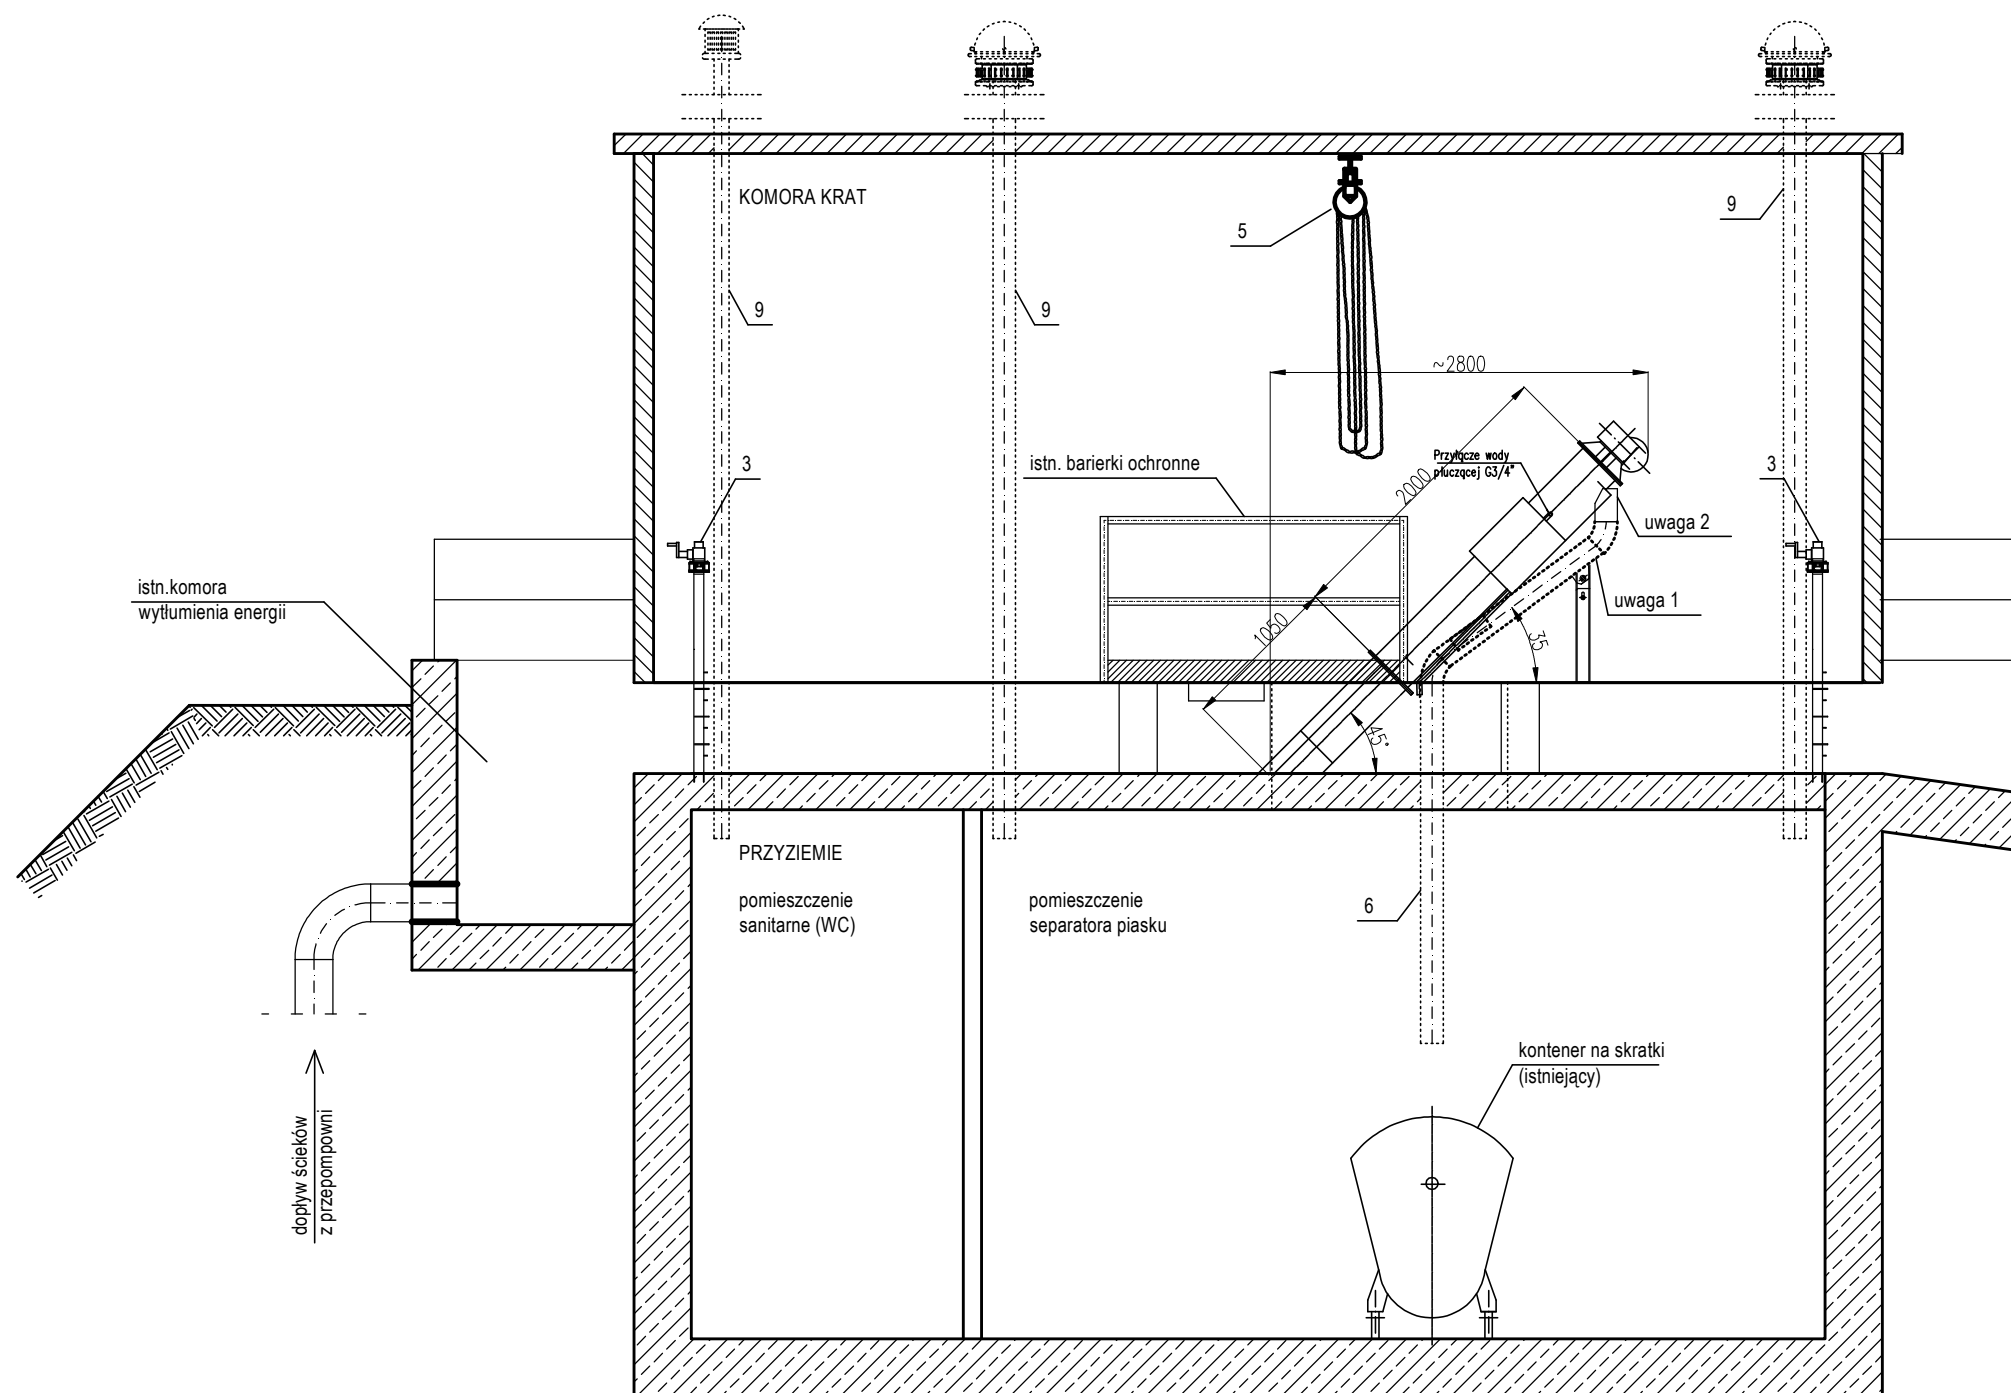

LEGENDA:

- 1 - proj. sito spiralne z prasą w wersji ogrzewanej,
- 2 - istn. kratka ręczna,
- 3 - istn. zastawka kanałowa ZKR1-200/600/500 z napędem ręcznym, wymiana uszczelnienia,
- 5 - istn. wciągnik łańcuchowy przejezdny,
- 6 - istn. zsyp - rurociąg DN150 zrzutu skratek,
- 7 - proj. kanał odprowadzający skratki,
- 8 - istn. otwór technologiczny przykryć kratą TWS,
- 9 - istn. wentylacja pomieszczeń przyziemia

UWAGA:

1. Odprowadzenie sprasowanych skratek wykonać jako kanał zamknięty z możliwością rewizji i czyszczenia. Wylot proj. kanału skratek dostosować do istniejącego zsypu
2. Kształt wylotu sita wykonać w sposób umożliwiający przekierowanie skratek do instalacji zrzutowej skratek

WYKONAWCA:



ul. Staroszkolna 16/28
85 - 209 BYDGOSZCZ

INWESTOR

Gmina Łabiszyn
ul. Plac 1000-lecia 1, 89-210 Łabiszyn

Obiekt:
Uporządkowanie systemu wodno-ściekowego dla miasta Łabiszyna
- Oczyszczalnia Ścieków

Treść rysunku:
Komora krat - przekrój A:A

Funkcja	Imię i nazwisko	Specjalność	Nr uprawnień	Podpisy
Projektant	mgr inż. Marek Pianowski	Ochr. środ. Inst. sanit.	GP-KZ-7342/35/94 GP-KZ-7342/213/92	
Opracowała	mgr inż. Marta Nowak			
Opracowała	mgr inż. Marlena Bąk			
Faza: PB-W	Skala: 1:50	Data: 07.2014	Branża: ochr. środ.	Nr kontraktu: Nr rysunku: 3