


SKALA 1:50

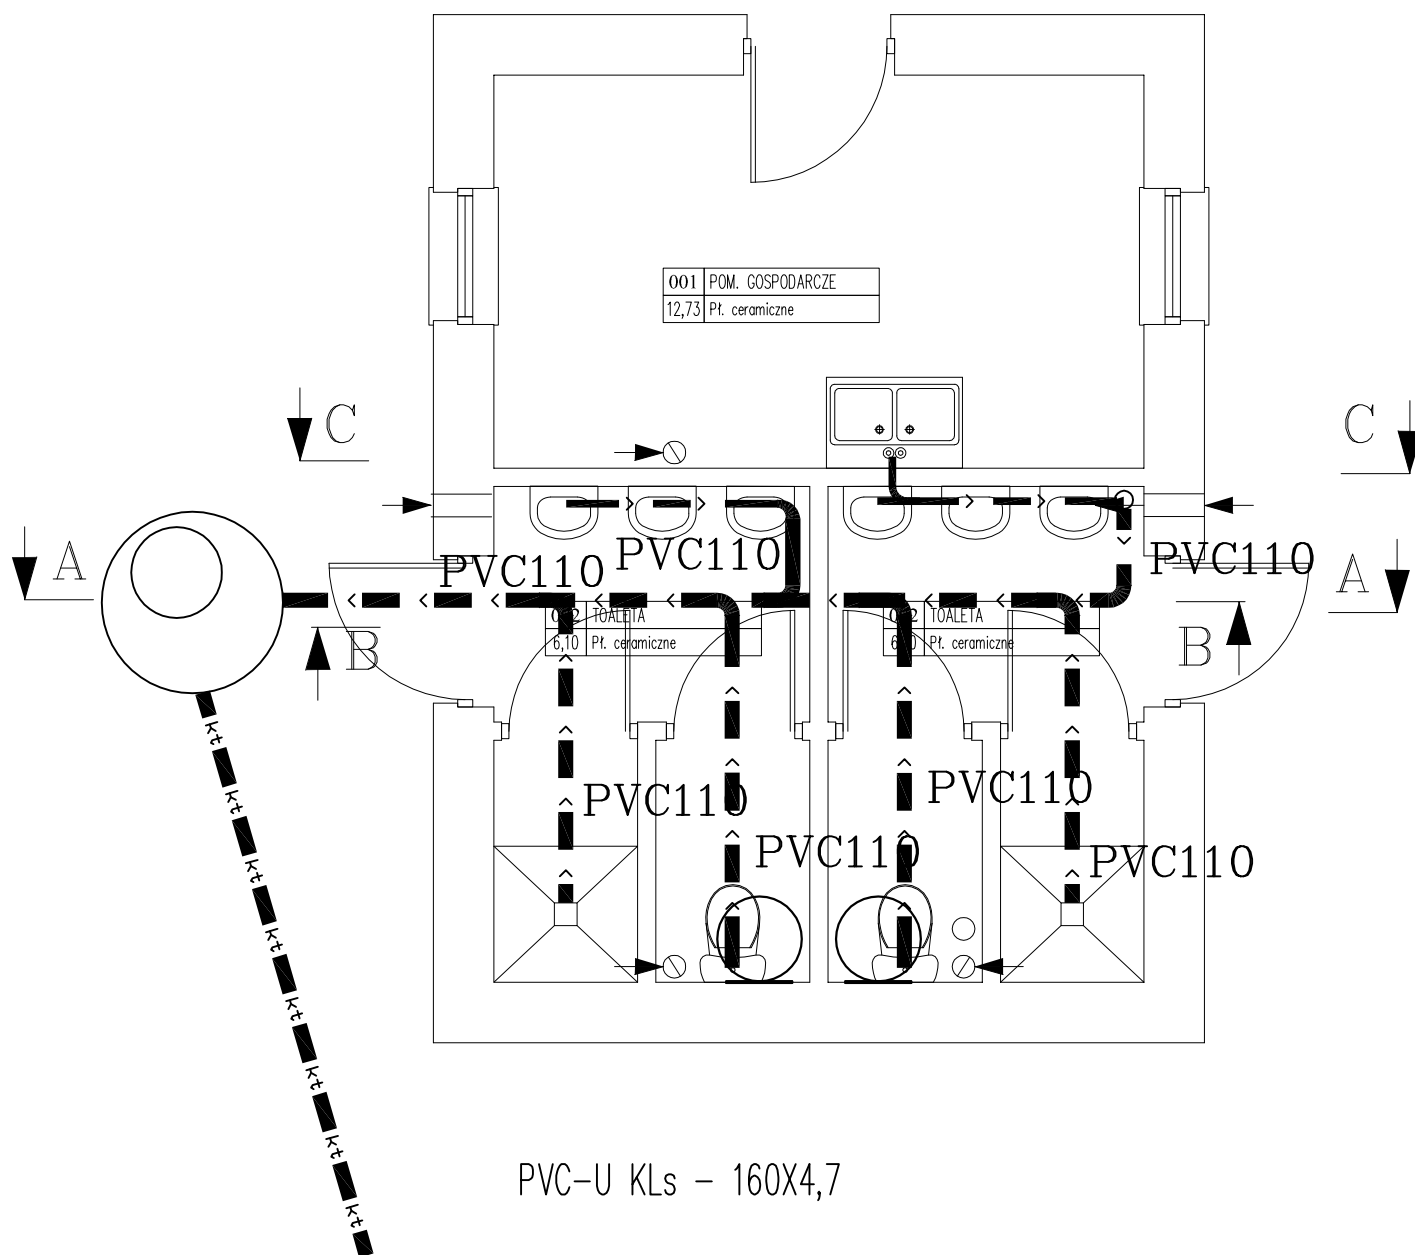

UWAGA– Rury podposadzkowe to PVC Klasa S

 BIURO PROJEKTOWE "Delta" s.c. Poznańska 27/3, 85-129 Bydgoszcz, tel. (52) 321 25 84	RZUT PARTERU INSTALACJA KANALIZACJI	
Inwestor: Gmina Kąkiszyn ul. 1000 lecia 1 89-210 Kąkiszyn	Data: 21.07.2017r	AUTOR PROJEKTU JÓZEF SCZEŚNIOK AUB-KZ-7210/17/90 UAN-KZ-7210/218/89
	Skala: 1:50 Stadium P.B.	
Objekt: Budowa pola namiotowego wraz z budynkiem gospodarczym z częścią higieniczną - sanitarną ul. Barkowa k. Kąkiszyn, nr 514	Nr rys. S - 4	