


RZUT PARTERU

SKALA 1:50

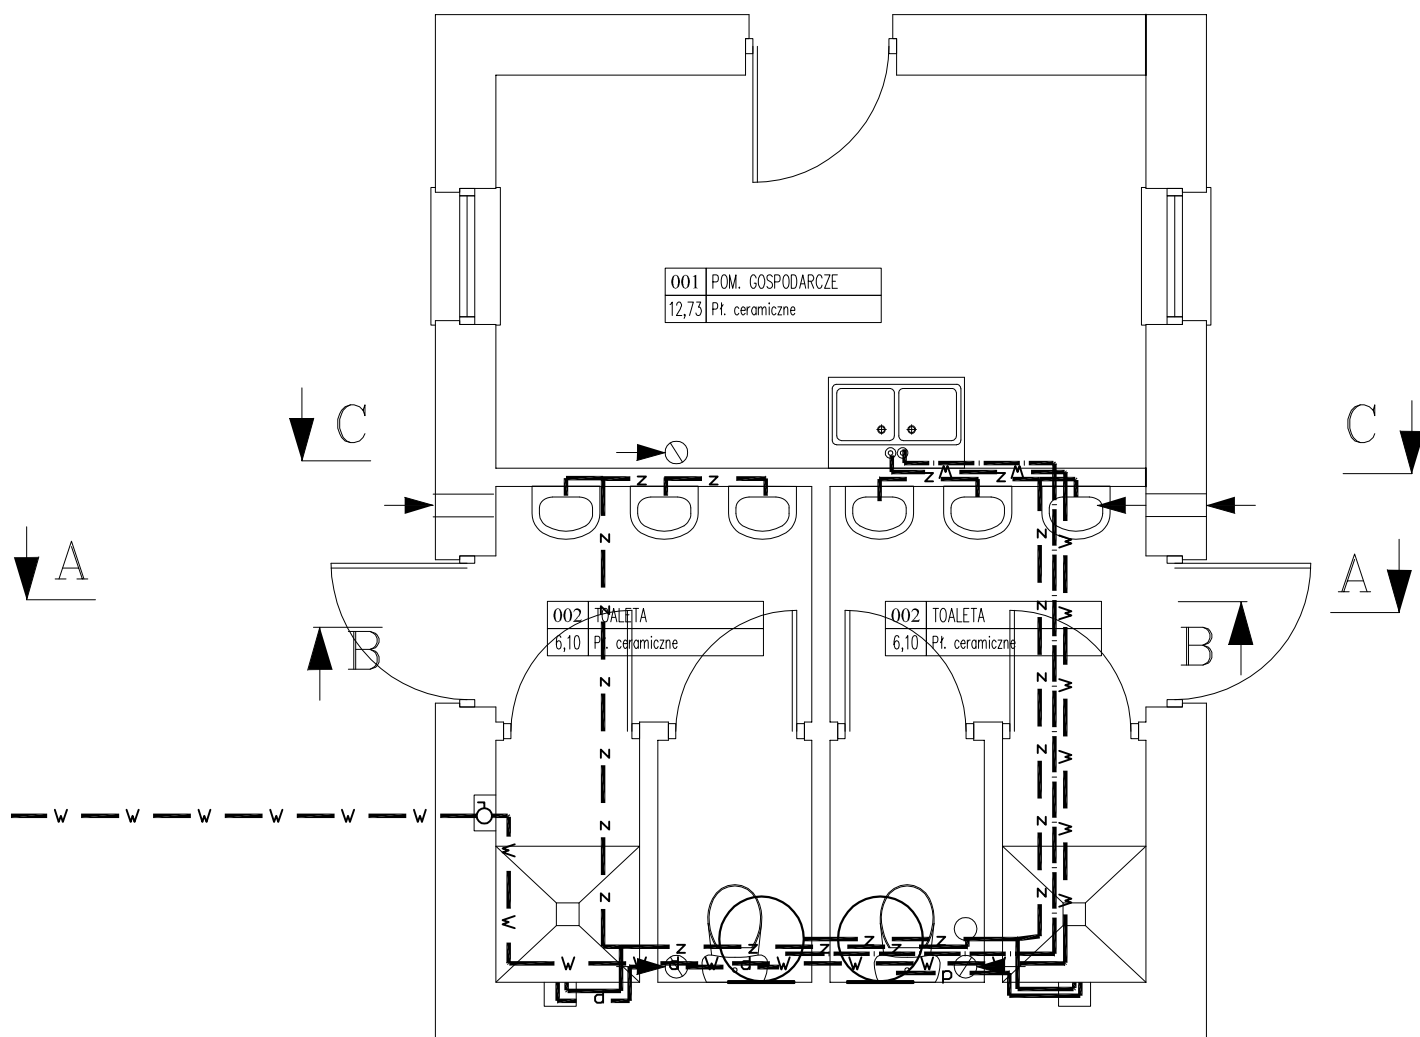

UWAGA: Wszystkie instalacje w pomieszczeniach ogólnodostępnych montowane podtynkowo. Zawory spustowe oraz główny w wnękach z drzwiczkami PCV.

		BIURO PROJEKTOWE "Delta"s.c. Poznańska 27/3, 85-129 Bydgoszcz, tel. (52) 321 25 84		RZUT PARTERU INSTALACJA WODY ZIMNEJ I CIEPŁEJ	
Inwestor: Gmina Łabiszyn ul. 1000 lecia 1 89-210 Łabiszyn		Data: 21.07.2017r		AUTOR PROJEKTU JÓZEF SCZEŚNIOK AUB-KZ-7210/17/90 UAN-KZ-7210/218/89	
		Skala: 1:50 Stadium P.B.			
Objekt: Budowa pola namiotowego wraz z budynkiem gospodarczym z częścią higieniczną - sanitarną, ul. Parkowa Łabiszyn, nr 514		Nr rys. S - 5			