


Podgrzew wody dwoma podgrzewaczami elektrycznymi:  
zbiornik pokryty emalią tytanową "titanium plus"  
anoda magnezowa izolacja z pianki poliuretanowej

Pojemność [l.]: 200  
Moc [kW]: 2,2  
Napięcie [V]: 230  
Czas podgrzewania (T=45oC) [min]: 215  
Maksymalna temperatura robocza [oC]: 75  
Maksymalne ciśnienie robocze [bar]: 8

## PRZEKRÓJ A-A

SKALA 1:50

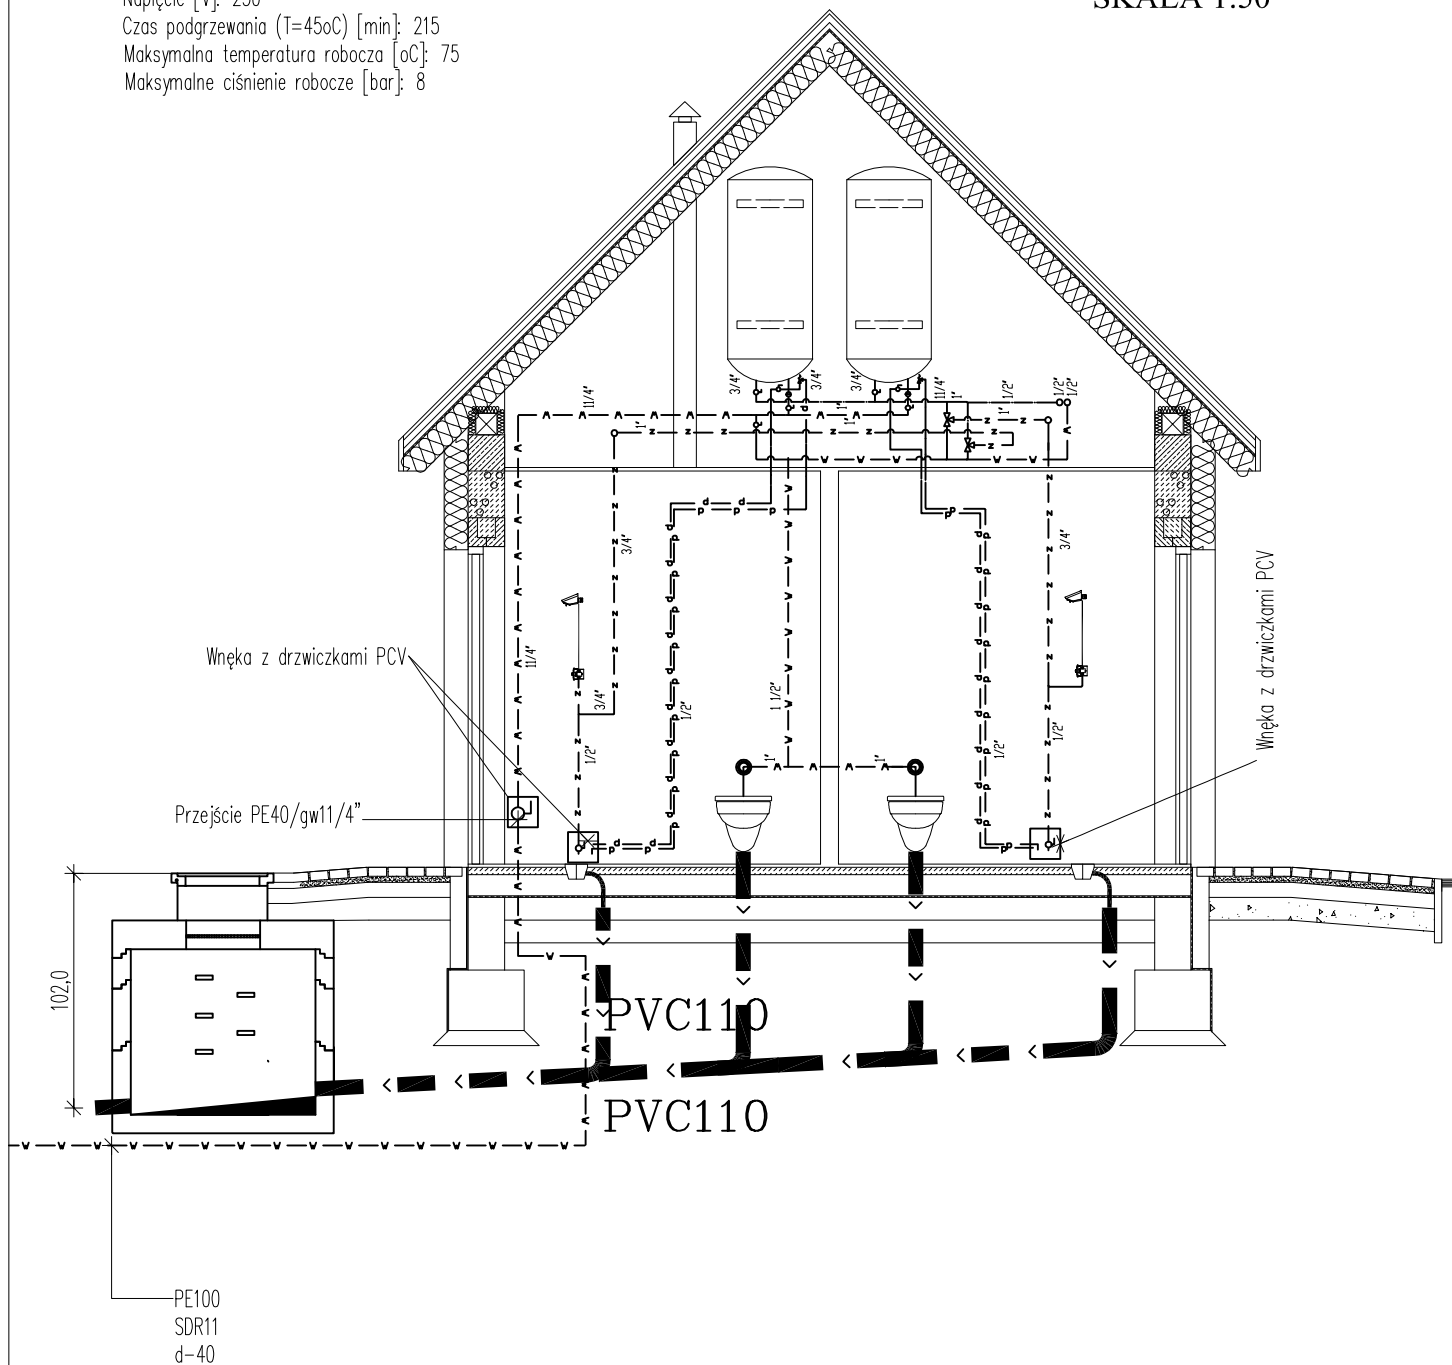

|                                                                                                                                                                                       |  |                                            |                                                                                        |
|---------------------------------------------------------------------------------------------------------------------------------------------------------------------------------------|--|--------------------------------------------|----------------------------------------------------------------------------------------|
|  <p>BIURO PROJEKTOWE<br/>"Delta"s.c.<br/>Poznańska 27/3, 85-129 Bydgoszcz, tel. (52) 321 25 84</p> |  | <p>PRZEKRÓJ A-A<br/>INSTALACJA WOD-KAN</p> |                                                                                        |
| <p>Inwestor: Gmina Łabiszyn<br/>ul. 1000 lecia 1<br/>89-210 Łabiszyn</p>                                                                                                              |  | <p>Data: 21.07.2017r</p>                   |                                                                                        |
| <p>Obiekt: Budowa pola namiotowego wraz z<br/>budynkiem gospodarczym z częścią<br/>higieniczną - sanitarną<br/>ul. Parkowa, Łabiszyn, dz. nr 514</p>                                  |  | <p>Skala: 1:50</p>                         | <p>Stadium<br/>P.B.</p>                                                                |
|                                                                                                                                                                                       |  | <p>Nr rys.<br/>S - 6</p>                   | <p>AUTOR PROJEKTU<br/>JÓZEF SCZEŚNIOK<br/>AUB-KZ-7210/17/90<br/>UAN-KZ-7210/218/89</p> |