


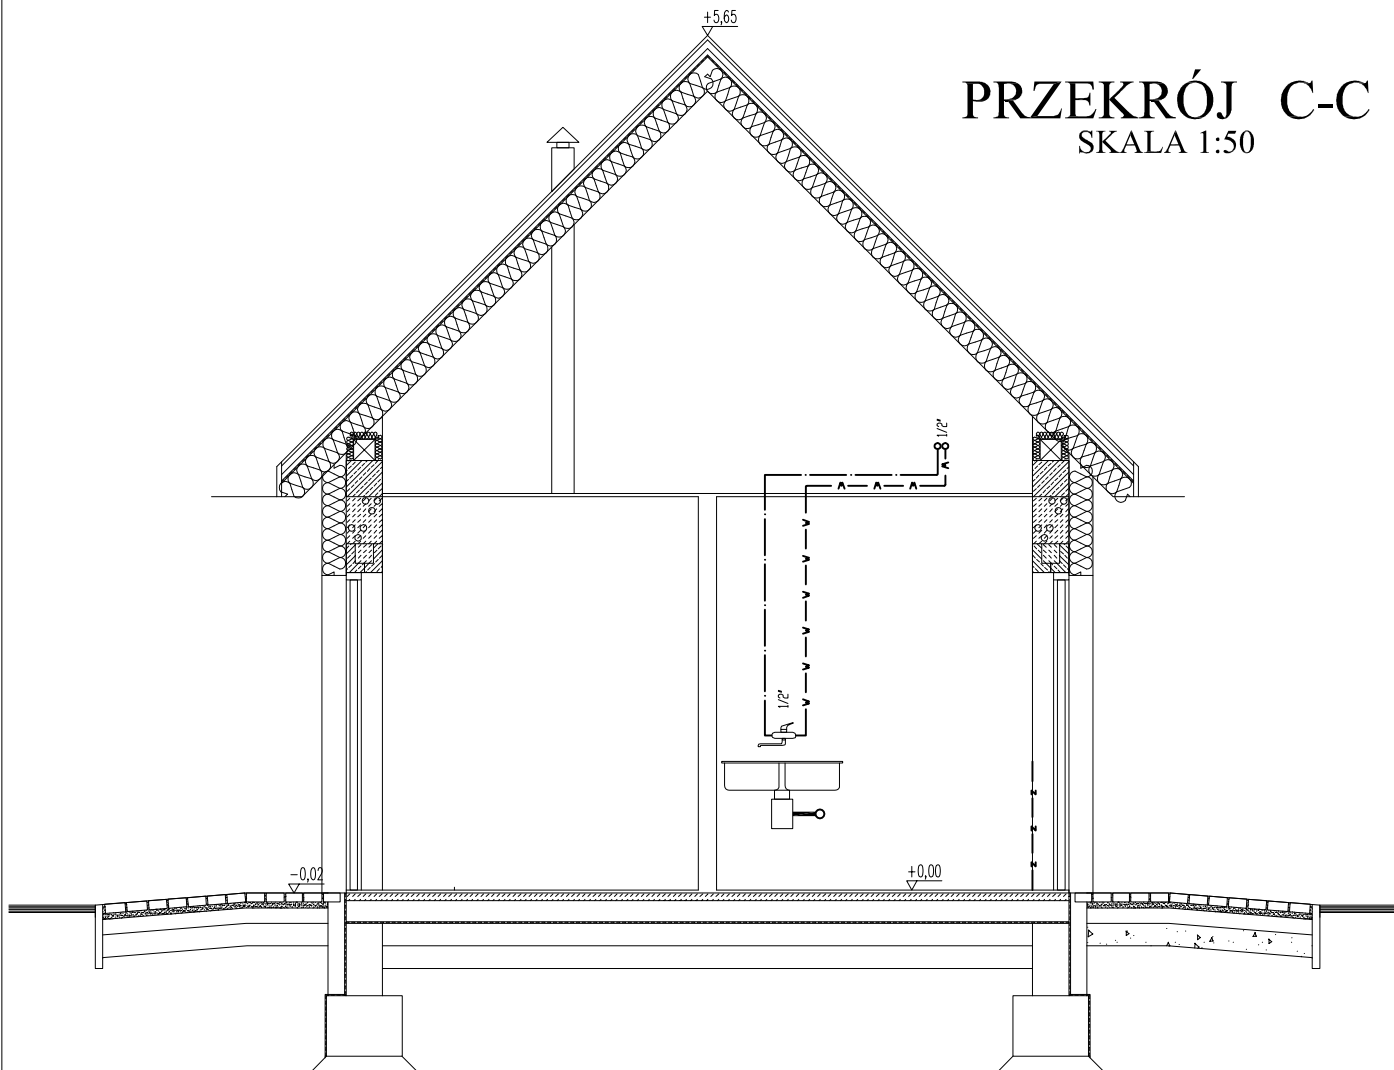

PRZEKRÓJ C-C
SKALA 1:50

		BIURO PROJEKTOWE "Delta"s.c. Poznańska 27/3, 85-129 Bydgoszcz, tel. (52) 321 25 84		PRZEKRÓJ C-C INSTALACJE WOD-KAN	
Inwestor: Gmina Łabiszyn ul. 1000 lecia 1 89-210 Łabiszyn		Data: 21.07.2017r		Projektował: AUTOR PROJEKTU JÓZEF SCZEŚNIOK AUB-KZ-7210/17/90 UAN-KZ-7210/218/89	
Obiekt: Budowa pola namiotowego wraz z budynkiem gospodarczym z częścią higieniczną – sanitarną, ul. Parkowa, Łabiszyn, dz. nr 514		Skala: 1:50	Stadium P.B.		
		Nr rys. S - 8			