


RZUT PARTERU

SKALA 1:50

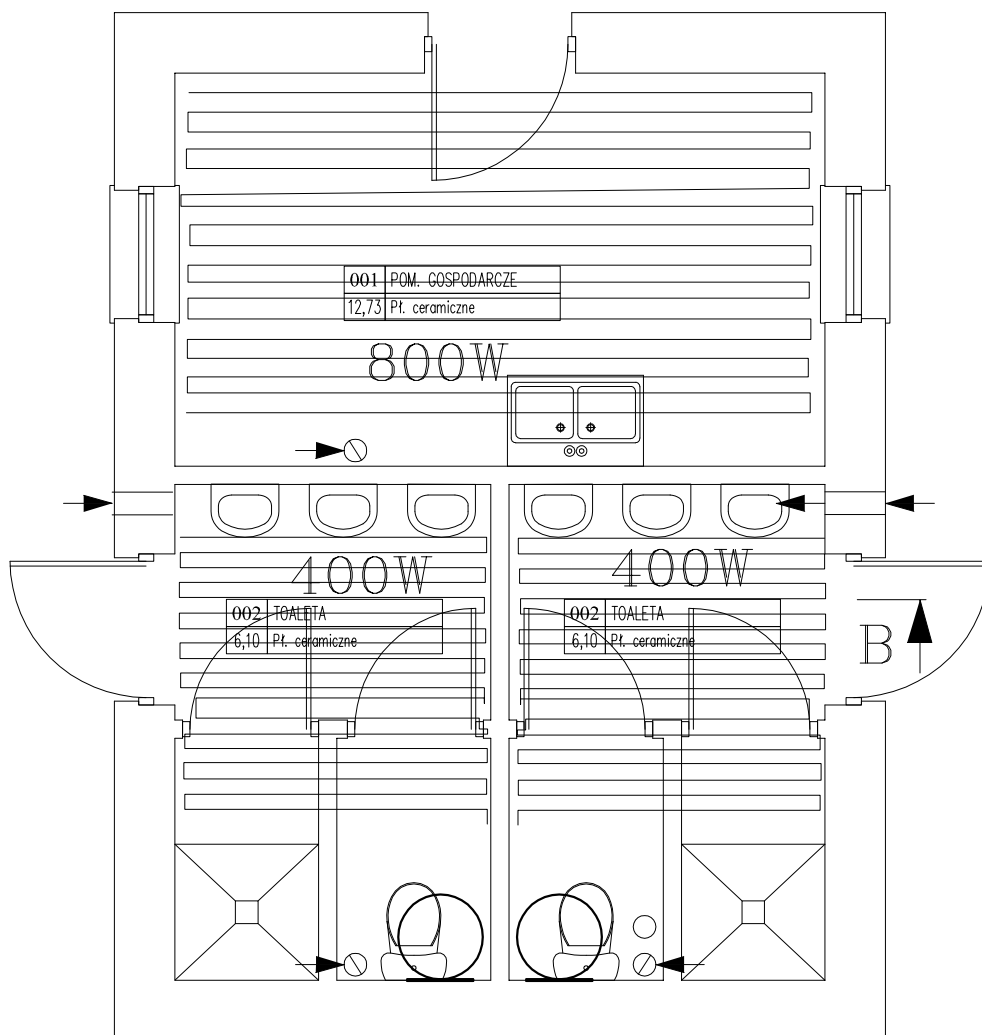

Instalacja podgrzewu podłogowego
wykonana w technice montażu
ogrzewania podłogowego tj. na
podkładzie z styropianu z listwą brzegową
w rozstawie 10cm. Kabel grzejny 10W/mb
Regulator jeden dla trzech pomieszczeń
umieszczony w rozdzielni 0-+40 z
czujnikiem powietrza w pomieszczeniu
natrysku na wysokości 2,0mb

 BIURO PROJEKTOWE "Delta"s.c. Poznańska 27/3, 85-129 Bydgoszcz, tel. (52) 321 25 84	RZUT PARTERU INSTALACJA OGRZEWANIA	
Inwestor: Gmina Łabiszyn ul. 1000 lecia 1 89-210 Łabiszyn Obiekt: Budowa pola namiotowego wraz z budynkiem gospodarczym z częścią higieniczną - sanitarną ul. Parkowa, Łabiszyn, dz. nr 514	Data: 21.07.2017r Skala: 1:50 Stadium P.B. Nr rys. S - 9	AUTOR PROJEKTU JÓZEF SCZEŚNIOK AUB-KZ-7210/17/90 UAN-KZ-7210/218/89